 
 
 






Условные обозначения

-  - колонна
-  - стол
-  - стол
-  - стул
-  - розетки на рабочих местах 380В
+розетка 220В, сумарная нагрузка 2,5 кВт
-  - мусорное ведро (урна)
-  - огнетушитель

Согласовано:

Взам. инв. Л

Подп. и дата


Инв. Л подл.

Заказчик:

 




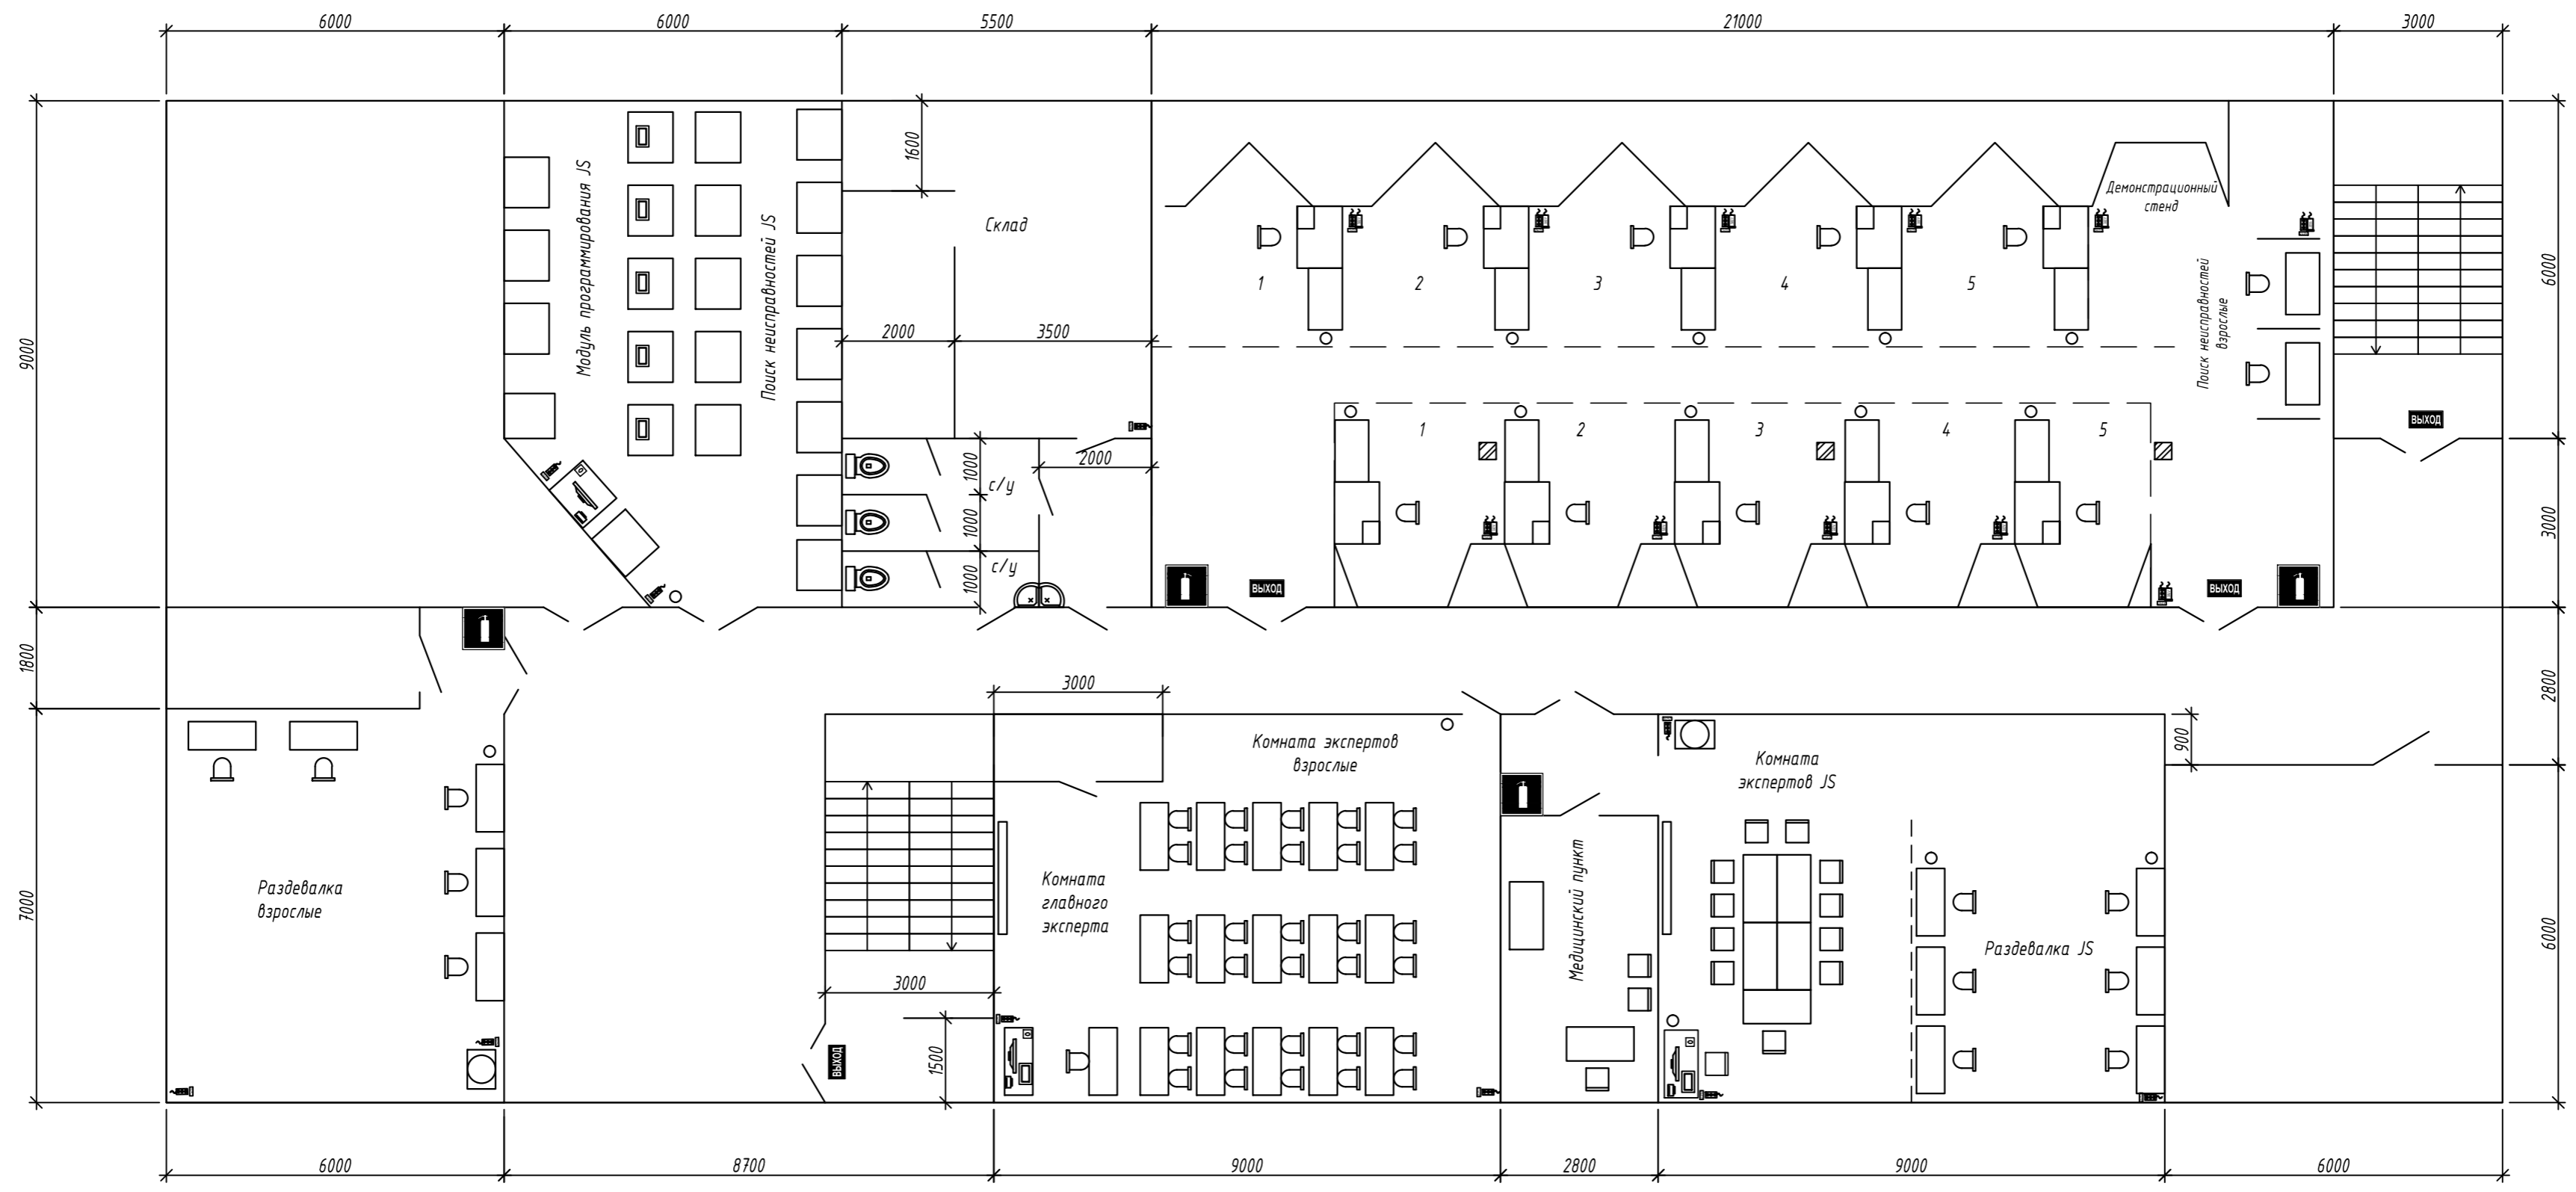


 
Заказ:

VIII Открытый региональный чемпионат "Молодые профессионалы" (Worldskills Russia) Республики Марий Эл 17-21 февраля 2020г.

изм.	кол.	лист	№ док	подп.	дата	Площадка проведения регионального чемпионата Республики Марий Эл 2020	Стадия	Лист	Листов
							П	1	
Разраб.		Данилов			07.01.20	Схема расположения оборудования	ГБПОУ РМЭ "ТЭТ"		



Условные обозначения

-  - стол
-  - стул
-  - розетки на рабочих местах 380В
+розетка 220В, суммарная нагрузка 2,5 кВт
-  - мусорное ведро (урна)
-  - огнетушитель
-  - кулер
-  - компьютер
-  - ноутбук
-  - принтер

Согласовано:

Инв. N подл. Подп. и дата Взам. инв. N

						Заказчик:	Заказ:		
						VIII Открытый региональный чемпионат "Молодые профессионалы" (Worldskills Russia) Республики Марий Эл 17-21 февраля 2020г.			
изм.	кол.	лист	№ док	подп.	дата	Площадка проведения регионального чемпионата Республики Марий Эл 2020	Стадия П	Лист 2	Листов
Разраб.	Данилов				07.01.20	Схема расположения оборудования	ГБПОУ РМЭ "ТЭТ"		
						Формат А2			