 







 







Условные обозначения

-  - Вкрстак с тумбой
-  - стул
-  - розетки на рабочих местах 380В
+розетка 220В, суммарная нагрузка 2,5 кВт
-  - мусорное ведро (урна)
-  - огнетушитель
-  - кулер
-  - компьютер
-  - ноутбук
-  - принтер
-  - Инструментальная тележка
-  - Электромонтажный стол


 
 




Согласовано:

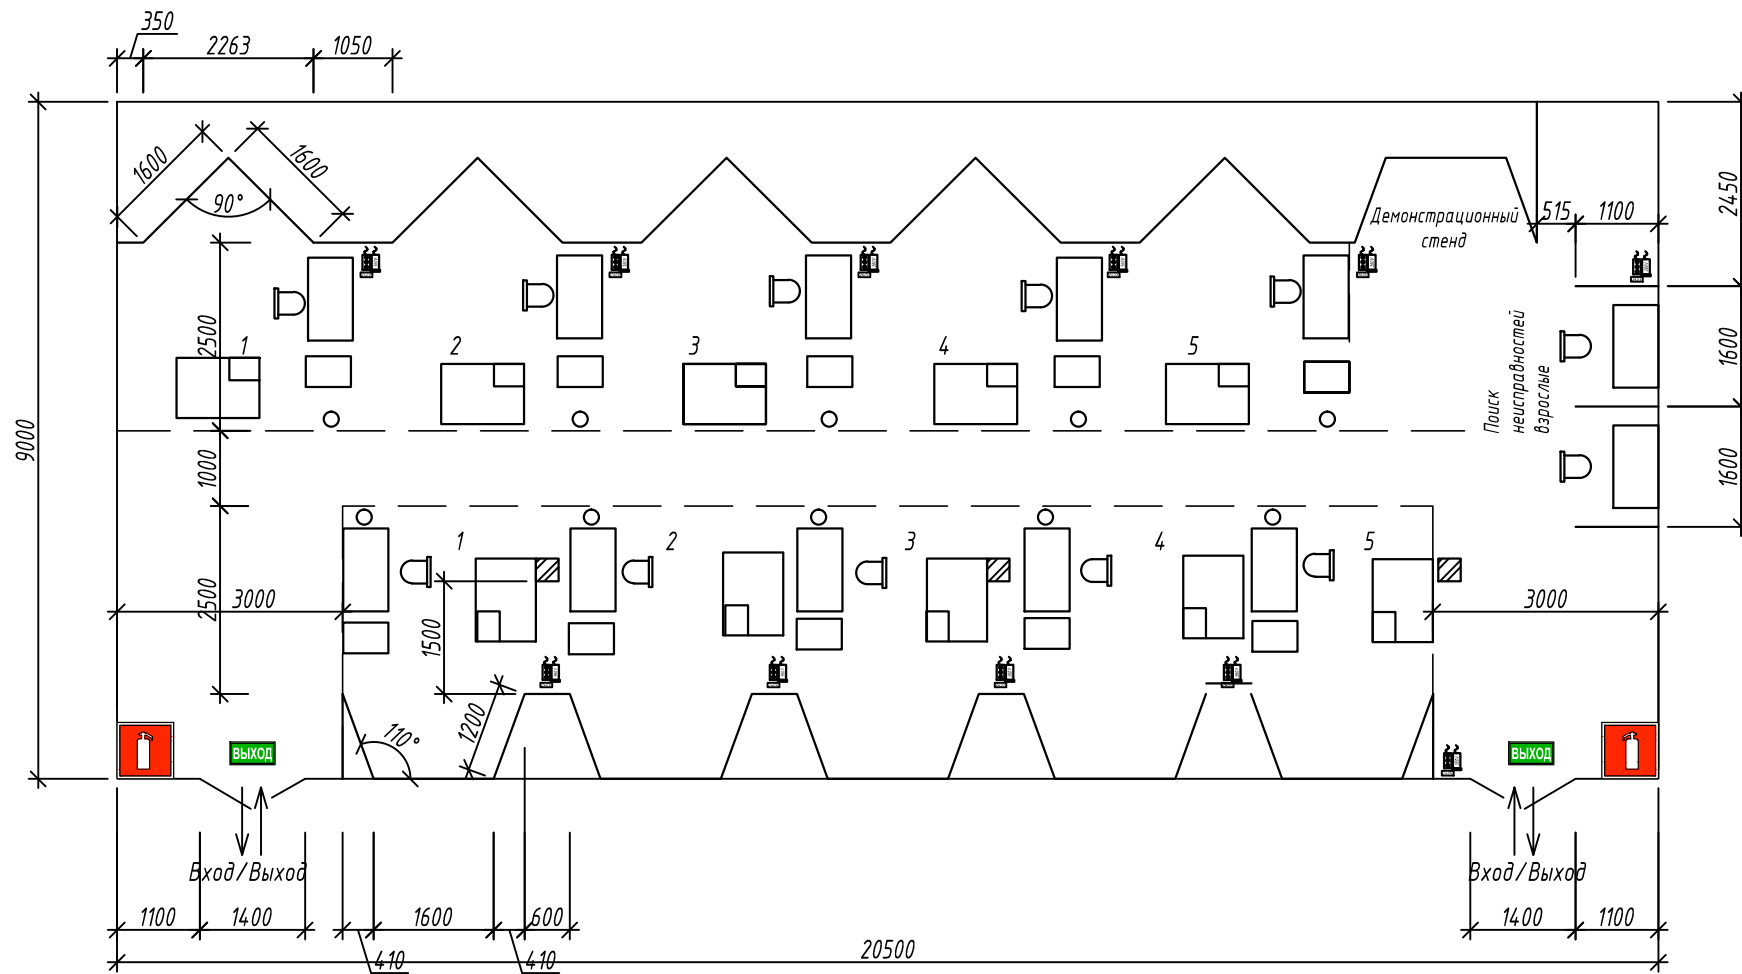Инв. N подл. Подп. и дата Взам. инв. N

					Заказчик:			Заказ:		
					IX Открытый региональный чемпионат "Молодые профессионалы" (Worldskills Russia) Республики Марий Эл 1-5 марта 2021г.					
изм.	кол.	лист	№ док	подп.	дата	Площадка проведения регионального чемпионата Республики Марий Эл 2021		Стадия	Лист	Листов
								П	2	
Разраб.					Данилов		26.01.21		ГБПОУ РМЭ "ТЭТ"	
					Схема расположения оборудования					



Условные обозначения

-  - колонна
-  - электромонтажный стол
-  - верстак с тумбой
-  - стул
-  - розетки на рабочих местах 380В
+розетка 220В, сумарная нагрузка 2,5 кВт
-  - мусорное ведро (урна)
-  - огнетушитель

Согласовано:				
Взам. инв. N				
Подп. и дата				
Инв. N подл.				

Заказчик:						Заказ:					
IX Открытый региональный чемпионат "Молодые профессионалы" (Worldskills Russia) Республики Марий Эл 1-5 марта 2021г.											
изм.	кол.	лист	№ док	подп.	дата	Площадка проведения регионального чемпионата Республики Марий Эл 2021		Стадия	Лист	Листов	
								П	1	2	
Разраб. Данилов 27.01.21						Схема расположения оборудования			ГБПОУ РМЭ "ТЭТ"		