
 

 






Условные обозначения

-  - колонна
-  - электромонтажный стол
-  - верстак с тумбой
-  - тумба (передвижная)
-  - стул
-  - розетки на рабочих местах 380В
+розетка 220В, сумарная нагрузка 2,5 кВт
-  - мусорное ведро (урна)
-  - огнетушитель

Заказчик:

Заказ:

Региональный чемпионат по профессиональному мастерству
"Профессионалы" Республики Марий Эл 24.03.-29.03.2024г.

изм.	кол.	лист	№ док	подп.	дата
Разраб.		Данилов			11.03.24

Площадка проведения
регионального чемпионата
Республики Марий Эл 2024

Стадия	Лист	Листов
П	1	

Схема расположения оборудования


ГБПОУ Республики
Марий Эл "ТЭТ"

Согласовано:

Взам. инв. N

Подп. и дата

Инв. N подл.

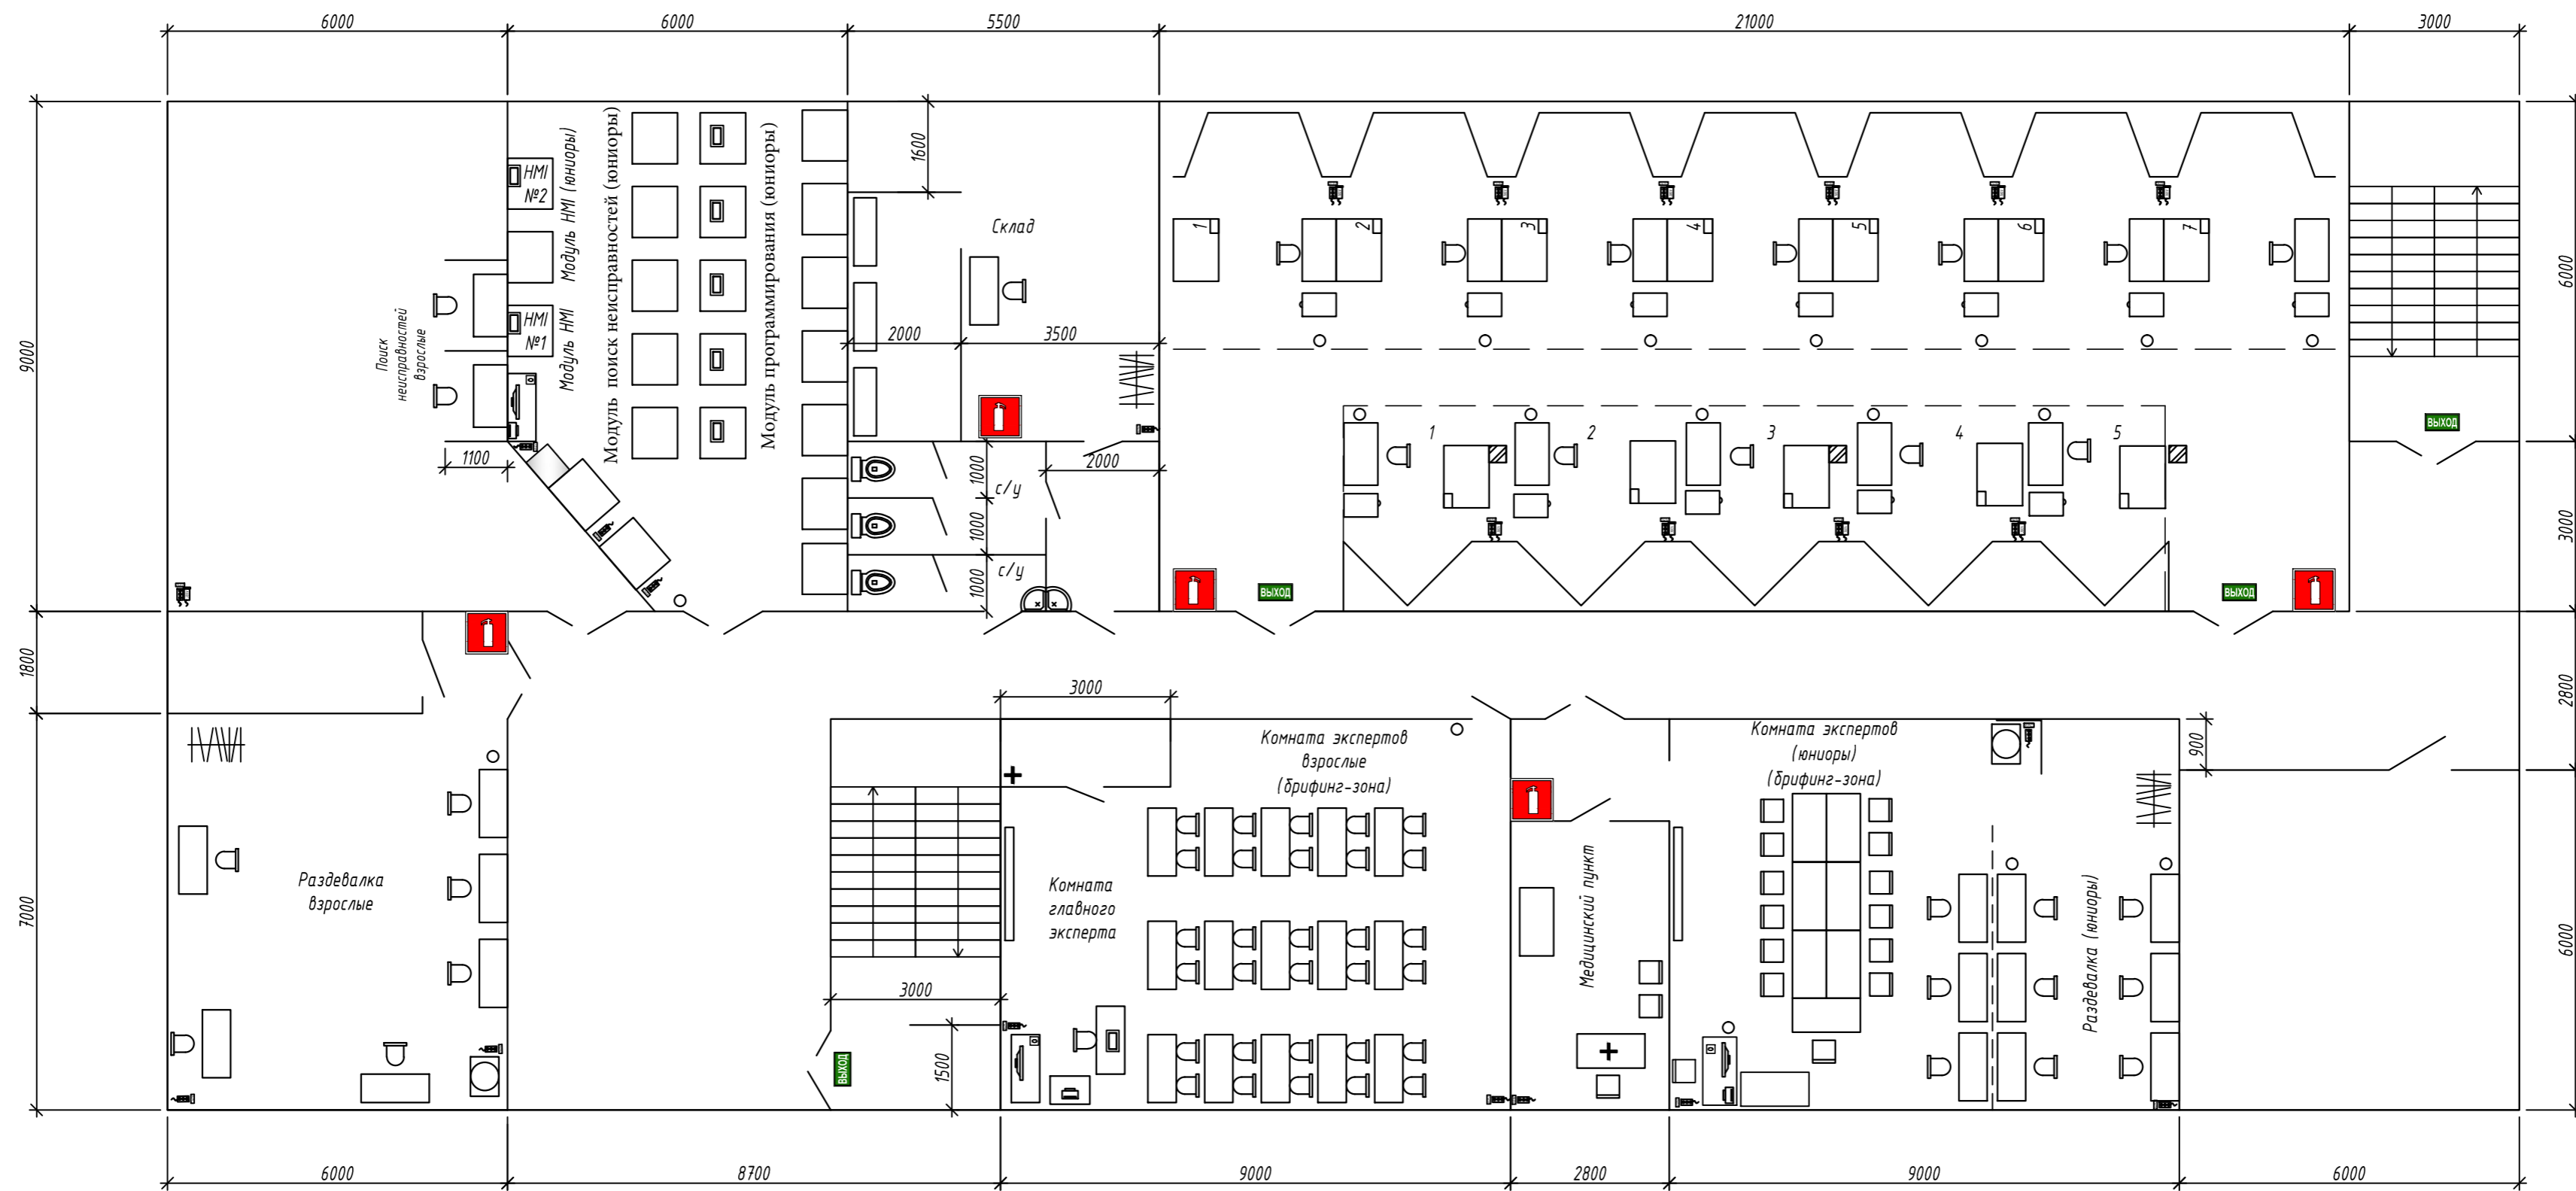

Условные обозначения

- | | | | |
|--|--|--|----------------------------|
| | - верстак с тумбой | | - инструментальная тележка |
| | - стул | | - электронтажный стол |
| | - розетки на рабочих местах 380В
+ розетка 220В, суммарная нагрузка 2,5 кВт | | - стелаж |
| | - мусорное ведро (урна) | | - тумба (передвижная) |
| | - огнетушитель | | |
| | - кулер | | |
| | - компьютер | | |
| | - ноутбук | | |
| | - принтер | | |
| | - аптечка | | |
| | - вешалка | | |

Согласовано:	
Инв. N подл.	Подп. и дата
Инв. N инв.	Взам. инв. N

Заказчик:						Заказ:			
Региональный чемпионат по профессиональному мастерству "Профессионалы" Республики Марий Эл 24.03.-29.03.2024г.									
						Площадка проведения регионального чемпионата Республики Марий Эл 2024			Стадия
Разраб.						Данилов		11.03.24	
Схема расположения оборудования						ГБПОУ Республики Марий Эл "ТЭТ"			