
 
 
 







Условные обозначения

-  - колонна
-  - электромонтажный стол
-  - верстак с тумбой
-  - тумба (передвижная)
-  - стул
-  - розетки на рабочих местах 380В  
+розетка 220В, сумарная нагрузка 2,5 кВт
-  - мусорное ведро (урна)
-  - огнетушитель

Согласовано:				
Инв. № подл.				
Подп. и дата				
Взам. инв. №				

Заказчик:						Заказ:				
Региональный чемпионат по профессиональному мастерству "Профессионалы" Республики Марий Эл 24.03.-29.03.2024г.										
изм.	кол.	лист	№ док	подп.	дата	Площадка проведения регионального чемпионата Республики Марий Эл 2024		Стадия	Лист	Листов
						Pазраб. Данилов 11.03.24		П	1	
						Схема расположения оборудования		ГБПОУ Республики Марий Эл "ТЭТ"		

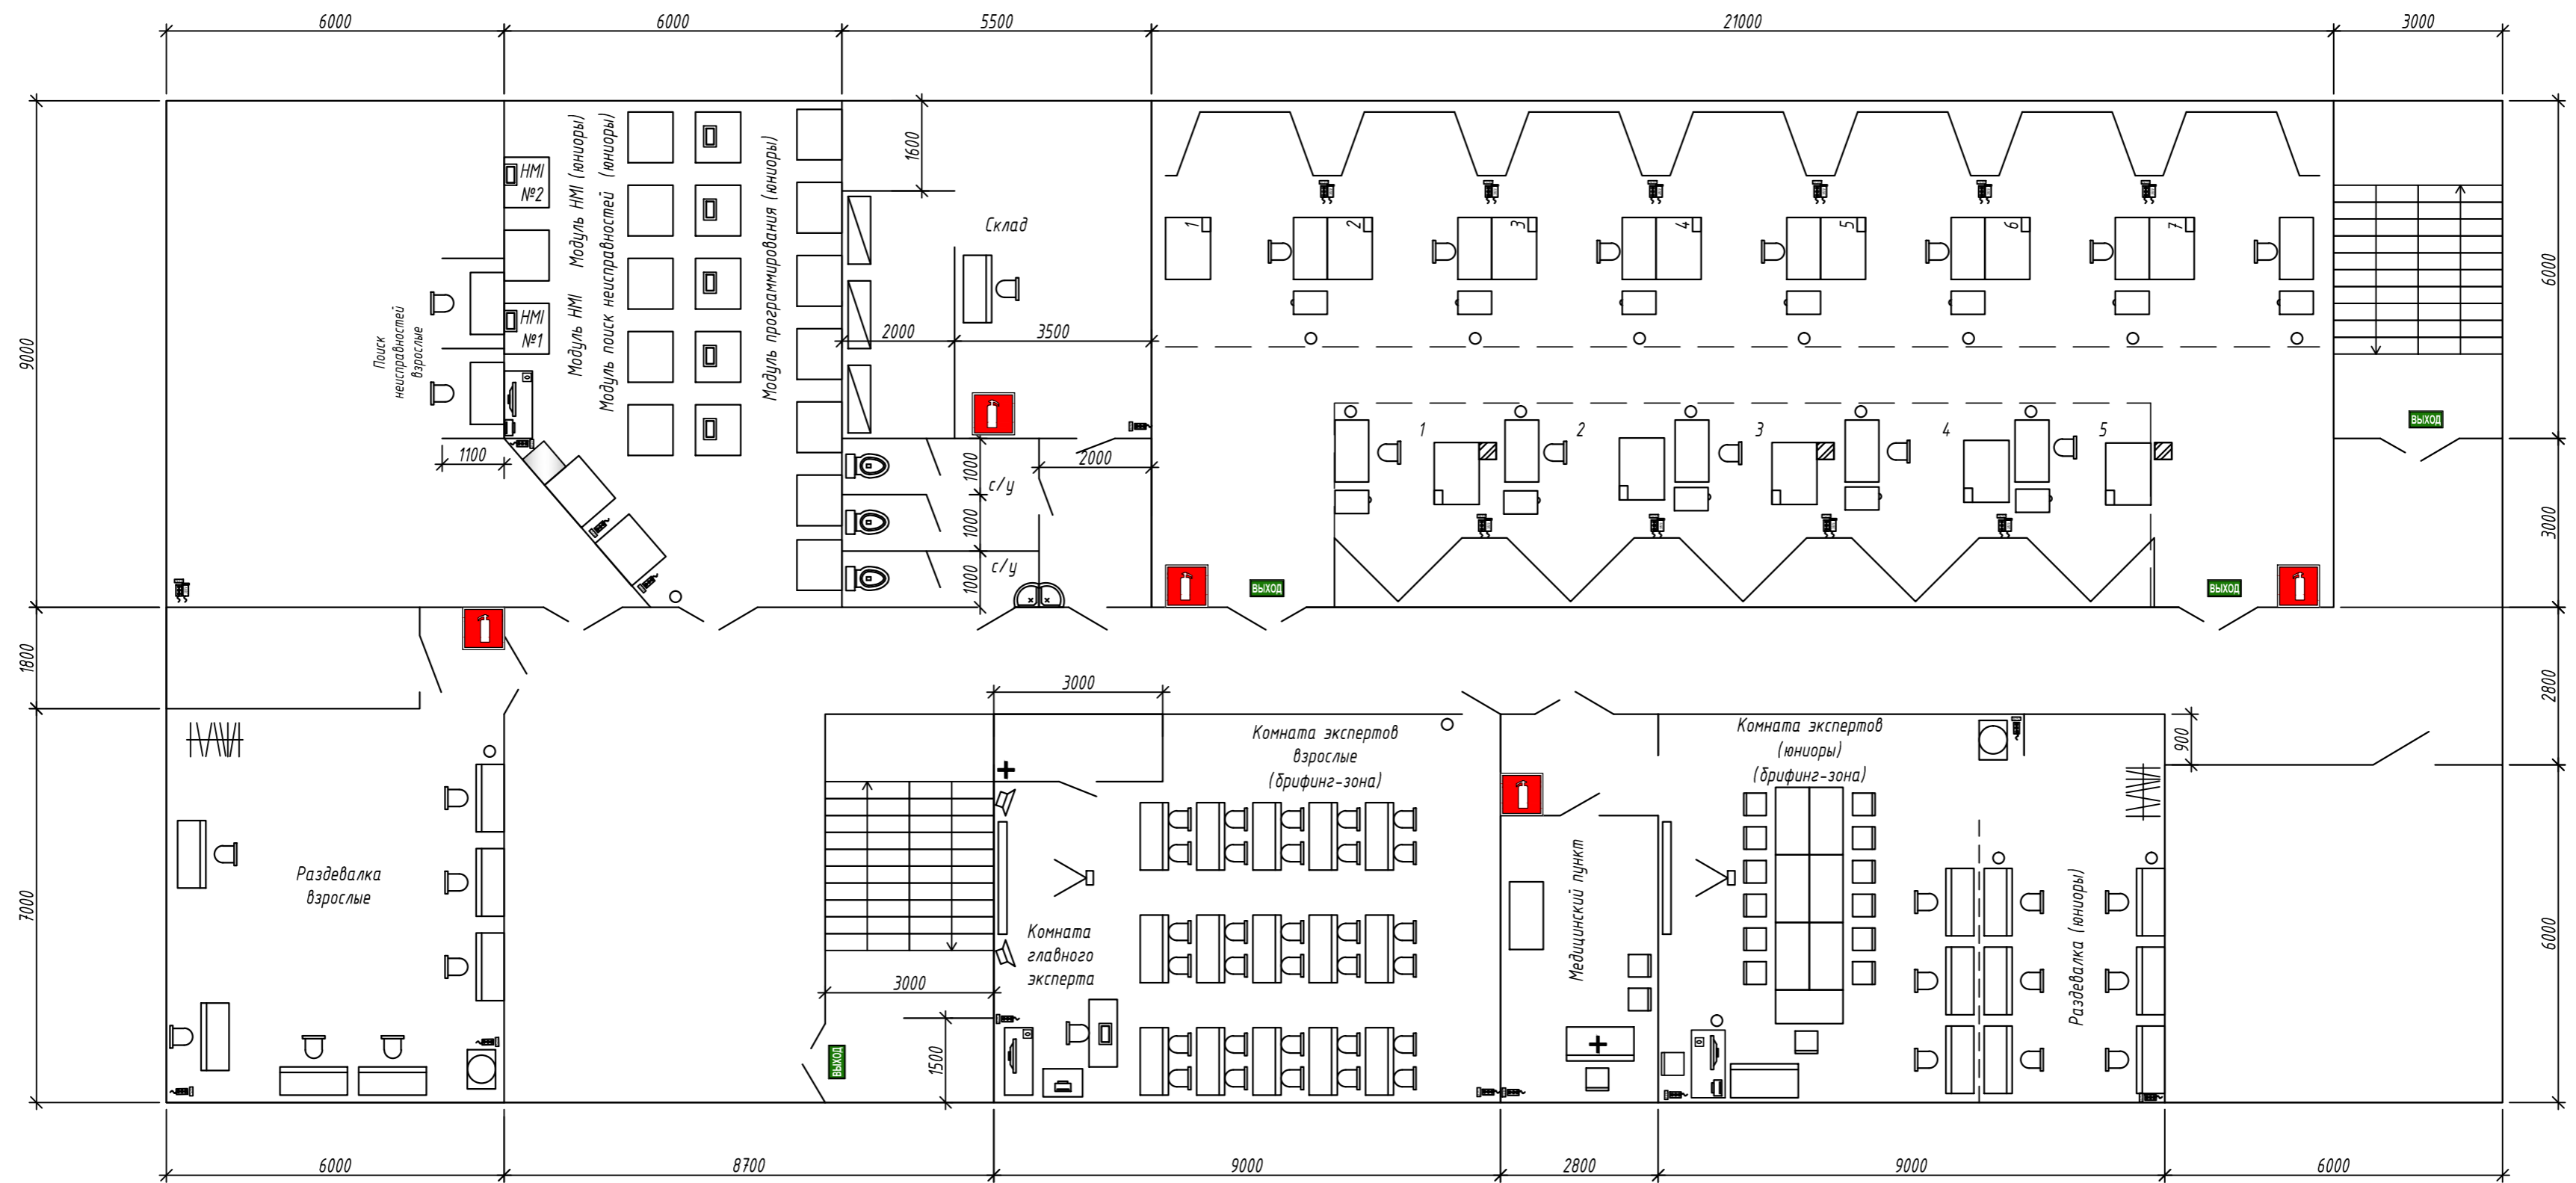

Условные обозначения

- верстак с тумбой
- стул
- розетки на рабочих местах 380В  
+розетка 220В, суммарная нагрузка 2,5 кВт
- мусорное ведро (урна)
- огнетушитель
- кулер
- компьютер
- ноутбук
- принтер
- аптечка
- вешалка
- инструментальная тележка
- электронтажный стол
- стелаж
- тумба (передвижная)
- ученический стол
- колонка
- экран
- проектор

Согласовано:

Взам. инв. N

Подп. и дата

Инв. N подл.

Заказчик: \_\_\_\_\_ Заказ: \_\_\_\_\_

изм.	кол.	лист	№ док	подп.	дата
Разраб.				Данилов	11.03.24

Региональный чемпионат по профессиональному мастерству "Профессионалы" Республики Марий Эл 24.03.-29.03.2024г.		
Площадка проведения регионального чемпионата Республики Марий Эл 2024	Стадия П	Лист 2
Схема расположения оборудования		ГБПОУ Республики Марий Эл "ТЭТ"