




ВСЕРОССИЙСКОЕ  
ЧЕМПИОНАТНОЕ  
ДВИЖЕНИЕ  
ПО ПРОФЕССИОНАЛЬНОМУ  
МАСТЕРСТВУ

**ПЛАН ЗАСТРОЙКИ  
КОМПЕТЕНЦИИ «ЭЛЕКТРОМОНТАЖ»**

**Региональный этап Чемпионата по профессиональному  
мастерству «Профессионалы» в 2026 г.**

2026г.

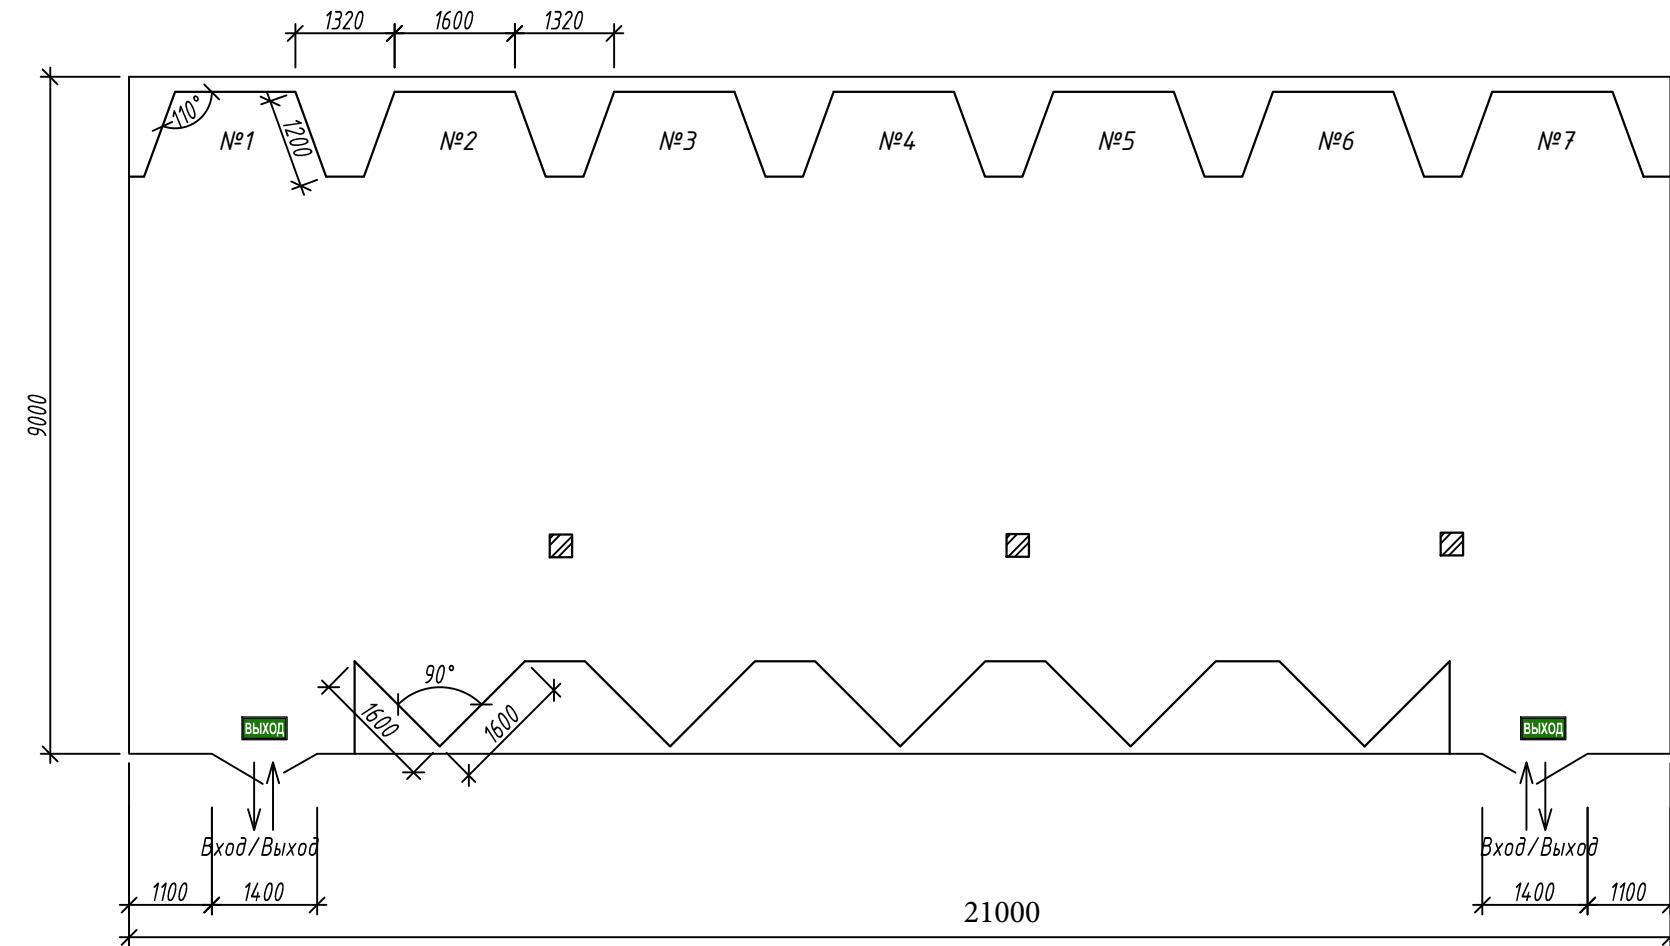

Условные обозначения



- колонна


Согласовано:	
Инв. № подл.	Подп. и дата
Инв. № подл.	Взам. инв. №

Инв. № подл.	Подп. и дата
Инв. № подл.	Взам. инв. №

Заказчик:

Заказ:

изм.	кол.	лист	#док	подп.	дата	Региональный чемпионат по профессиональному мастерству "Профессионалы" Республики Марий Эл 26.01.26-30.01.2026г.		
						Площадка проведения	Стадия	Лист
						регионального чемпионата		Листов
						Республики Марий Эл 2026		
						Разраб.	Данилов	29.12.25
						Схема расположения площадки.		
						ГБПОУ Республики Марий Эл "ТЭТ"		

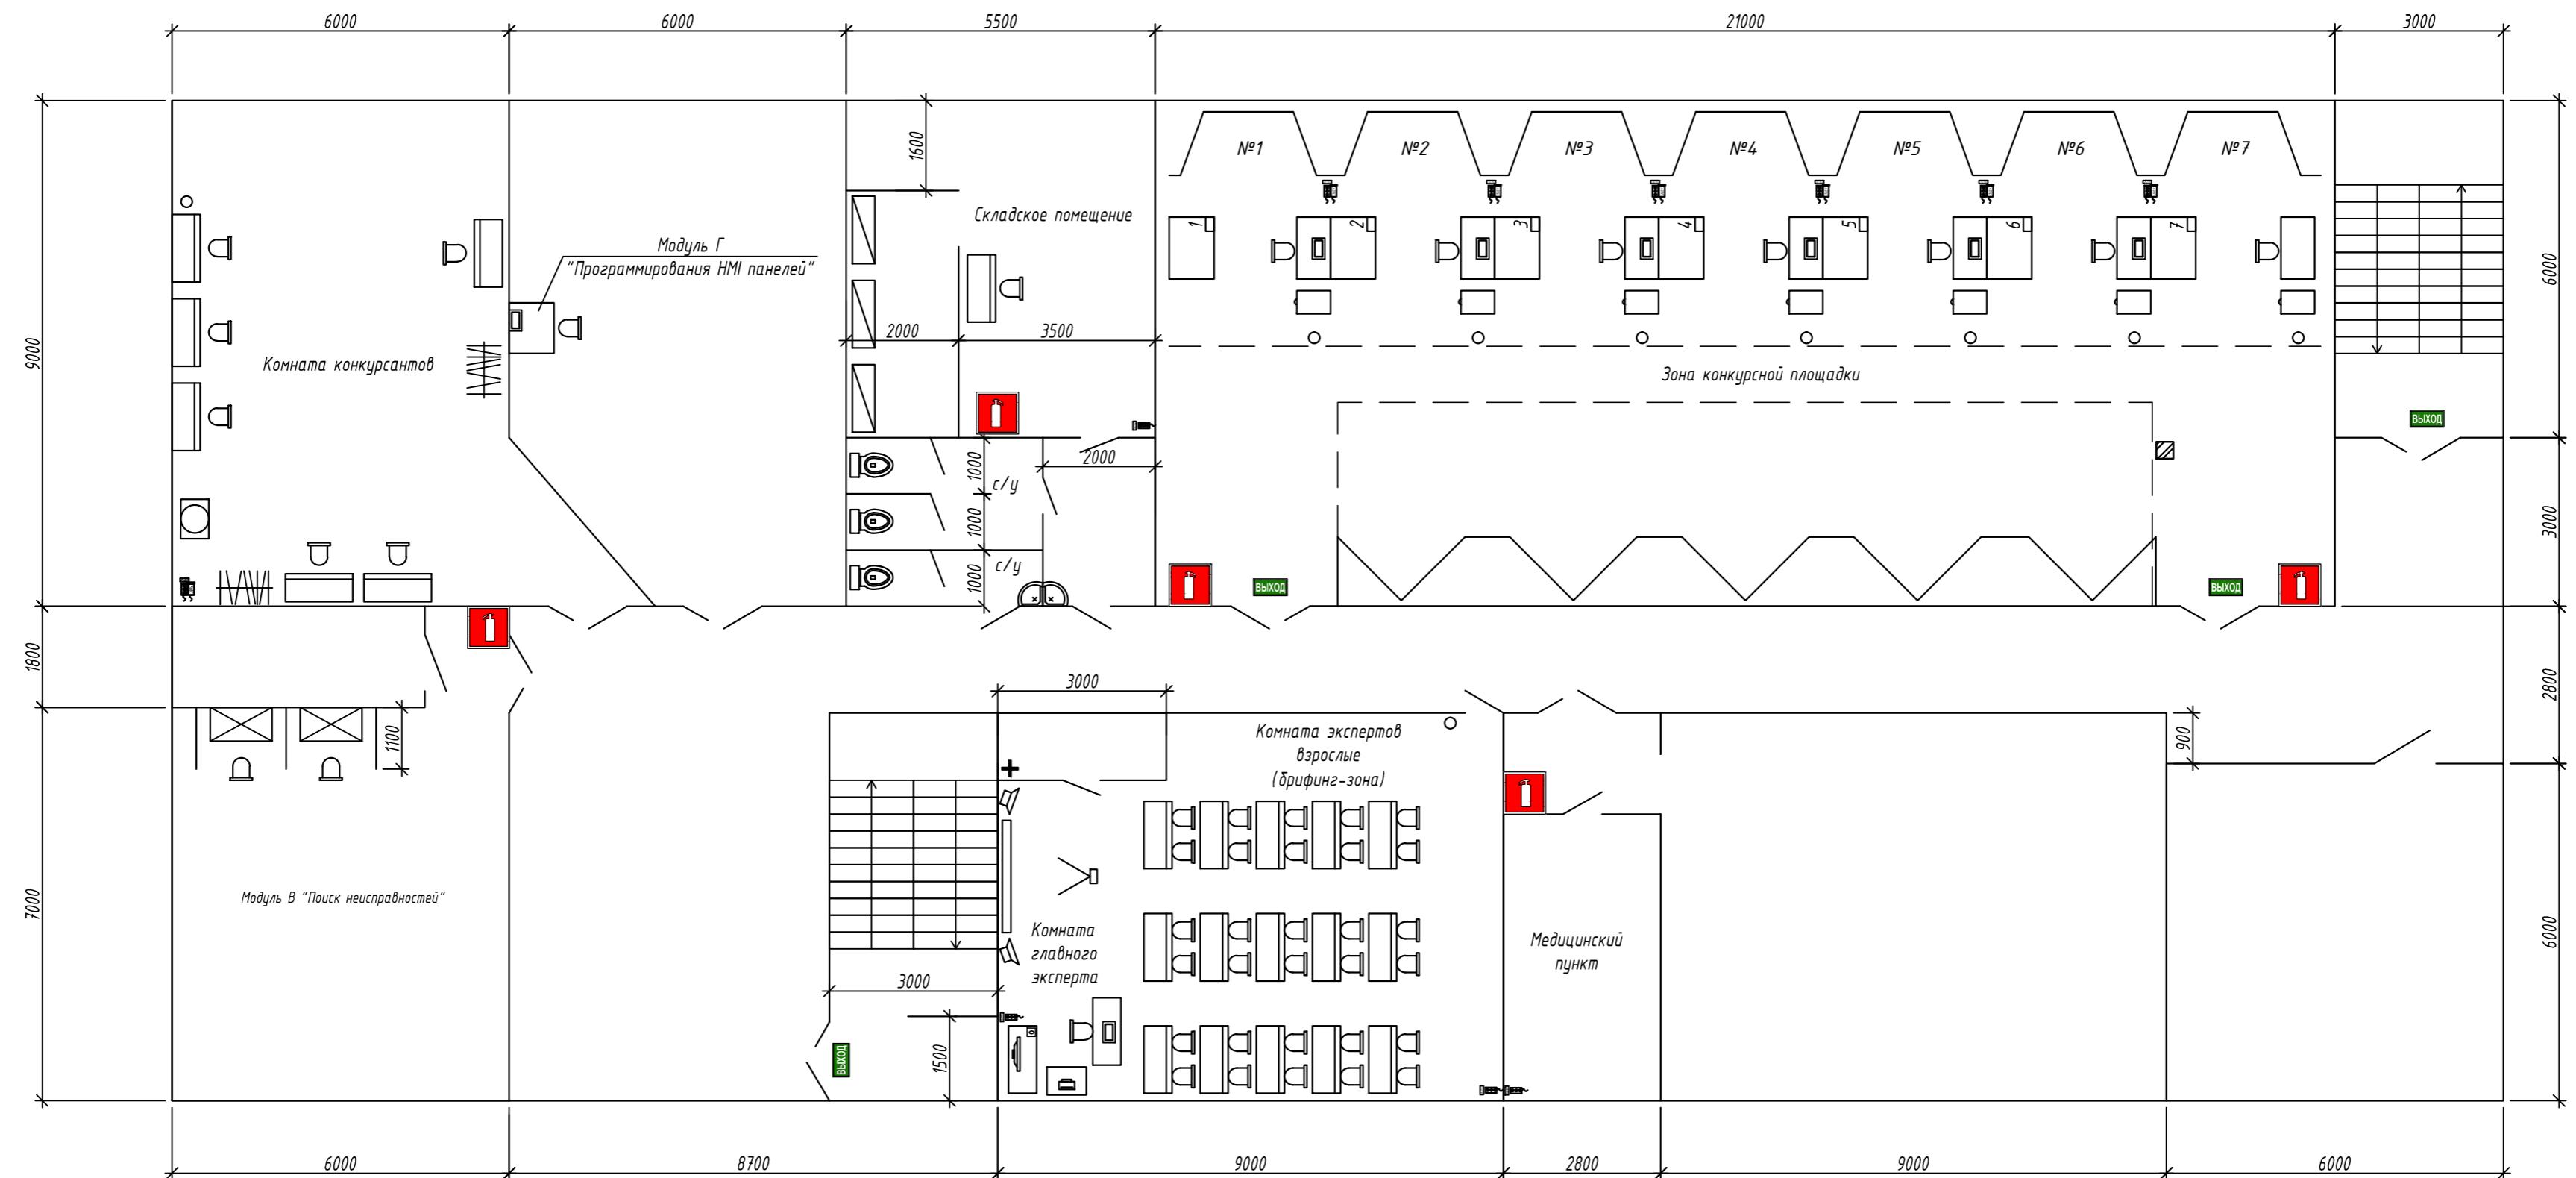

Условные обозначения

	- верстак с тумбой		- инструментальная тележка
	- модуль поиска неисправностей		- электромонтажный стол
	- стул		- стелажи
	- розетки на рабочих местах 380В +розетка 220В, суммарная нагрузка 2,5 кВт		- тумба (передвижная)
	- мусорное ведро (урна)		- ученический стол
	- огнетушитель		- колонка
	- кулер		- экран
	- компьютер		- проектор
	- принтер		
	- вешалка		

Заказчик:

Заказ:

Региональный чемпионат по профессиональному мастерству  
"Профессионалы" Республики Марий Эл 26.01.26-30.01.2026г.

изм.	кол.	лист	№док	подп.	дата

Разраб. Данилов 29.12.25

Площадка проведения  
регионального чемпионата  
Республики Марий Эл 2026

ГБПОУ Республики  
Марий Эл "ТЭТ"

Стадия	Лист	Листов
П	2	

Схема расположения оборудования.		