


 





Условные обозначения

-  - колонна
-  - электронтажный стол
-  - верстак с тумбой
-  - стул
-  - розетки на рабочих местах 380В
- розетка 220В, суммарная нагрузка 2,5 кВт
-  - мусорное ведро (урна)
-  - огнетушитель



Миним Новомичанов


Согласовано:	
Име. N подл.	
Подп. и дата	
Взам. инв. N	

Заказчик:		Заказ:			
изм.	кол.	лист	№ док.	подп.	дата
План застройки площадки для проведения демонстрационного экзамена по КОД.11 по компетенции №18 "Электронтаж"					
Разраб.		Данилав		Стадия	Лист
				П	1
Схема расположения оборудования				ГБПОУ Республики Марий Эл "ТЭТ"	

Согласовано:

Имя, И. подл. Подп. и дата

Взам. инв. №

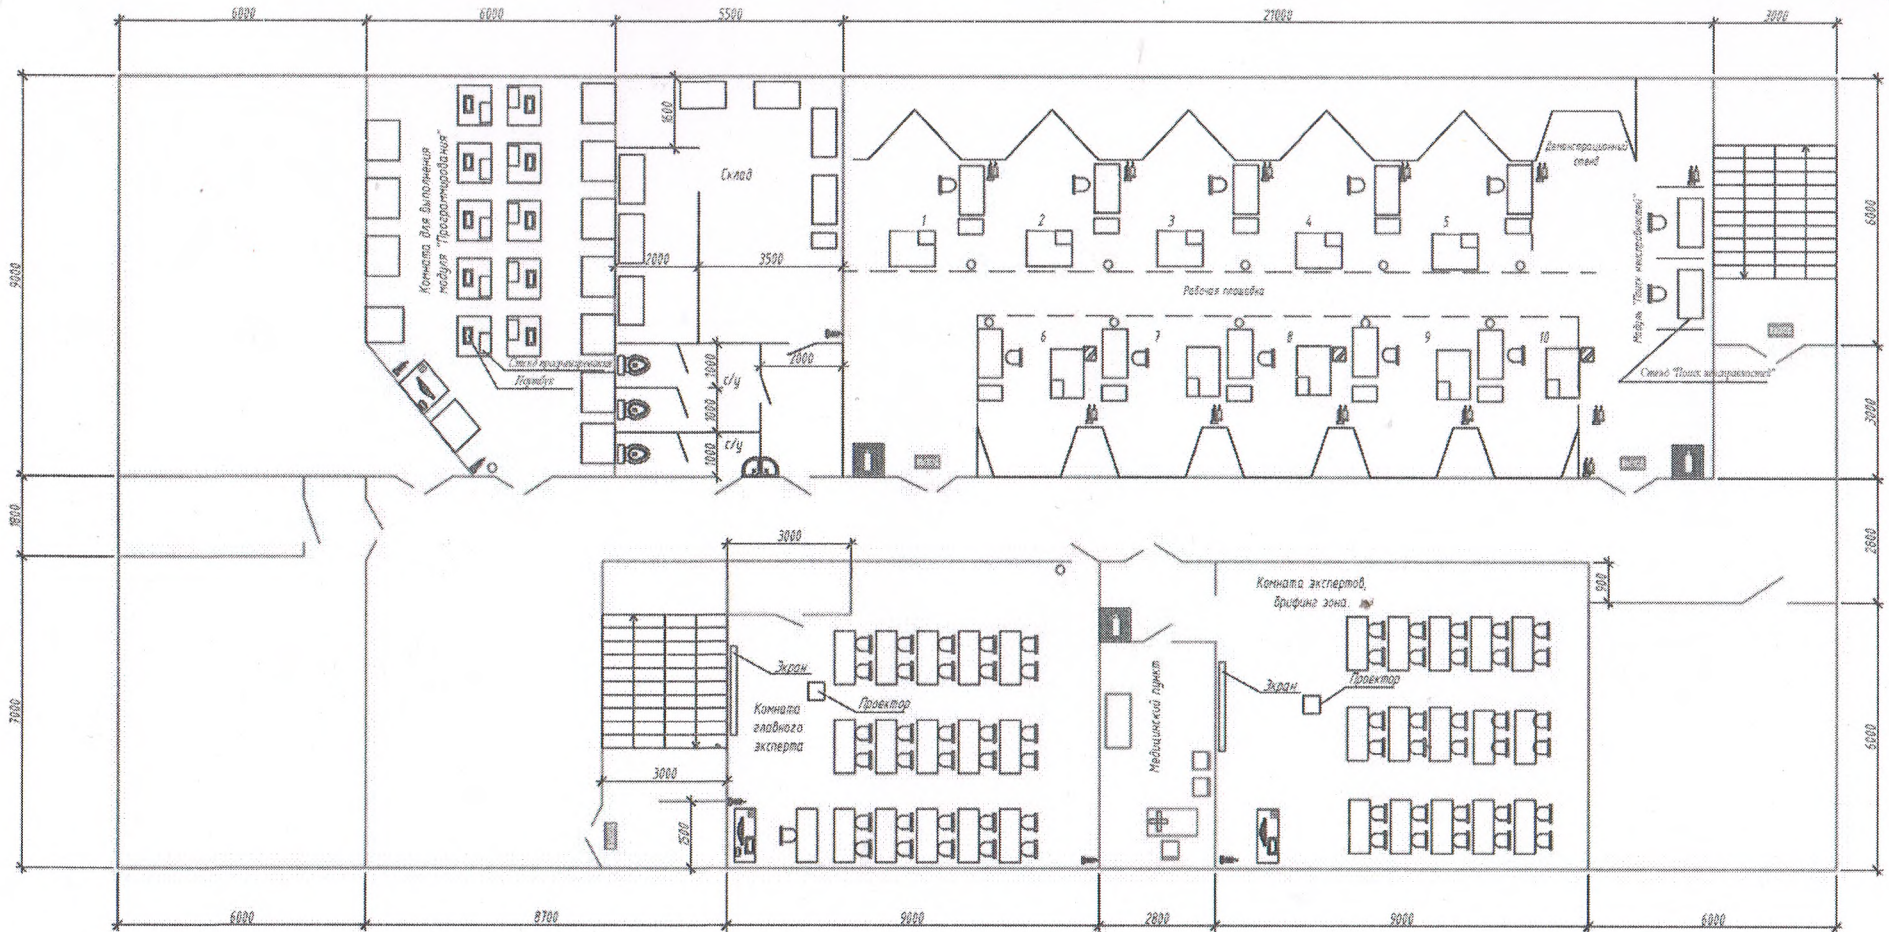

Условные обозначения

- Выход с турбой
- Стул
- Разетки на рабочих местах 300В
- розетка 220В, суммарная нагрузка 2,5 кВт
- туалетное ведро (урна)
- выключатель
- шкаф
- компьютер
- принтер
- стол
- Интерактивная тележка
- Электронный экран
- Аппликация



Министр Новиков

Изм.					коп.			лист			№ док.			подп.			дата									
Работ.																		Данилов								
Заказчик																		Заказ								
Пяти запарки платили для проведения																		Стадия			Лист			Листов		
ученического заказа на год11 по																		П			2					
компания №18 "Электроника"																		ГБПОУ Республики			Марий Эл			"ТЭТ"		